

R.T.P. con capogruppo  
 arch. REDIGONDA MASSIMO A.  
 viale Marconi 38  
 33170 - Pordenone  
 Tel. 0434.521175  
 info@redigonda.it  
 Ing. Busetto Michele  
 arch. DELL'ACQUO CRISTINA  
 arch. MAZZA ISABELLA  
 arch. ZENI STEFANIA  
 p.l. ZILLE DAVIDE

COMUNE DI VILLORBA

PROVINCIA DI TREVISO

Tav. 3.MEC

LAVORI DI MIGLIORAMENTO SISMICO DELL'EX SCUOLA "L. PASTRO"

PROGETTO ESECUTIVO


IMPIANTO MECCANICO: PIANTA PIANO PRIMO P1

scala 1:50

IL CALCOLATORE DEGLI IMPIANTI

P.I. DAVIDE ZILLE

AREA SOGGETTA A BETONGINO  
 SOGGETTA A RIMOZIONE E/O  
 REINSTALLAZIONE IMPIANTO

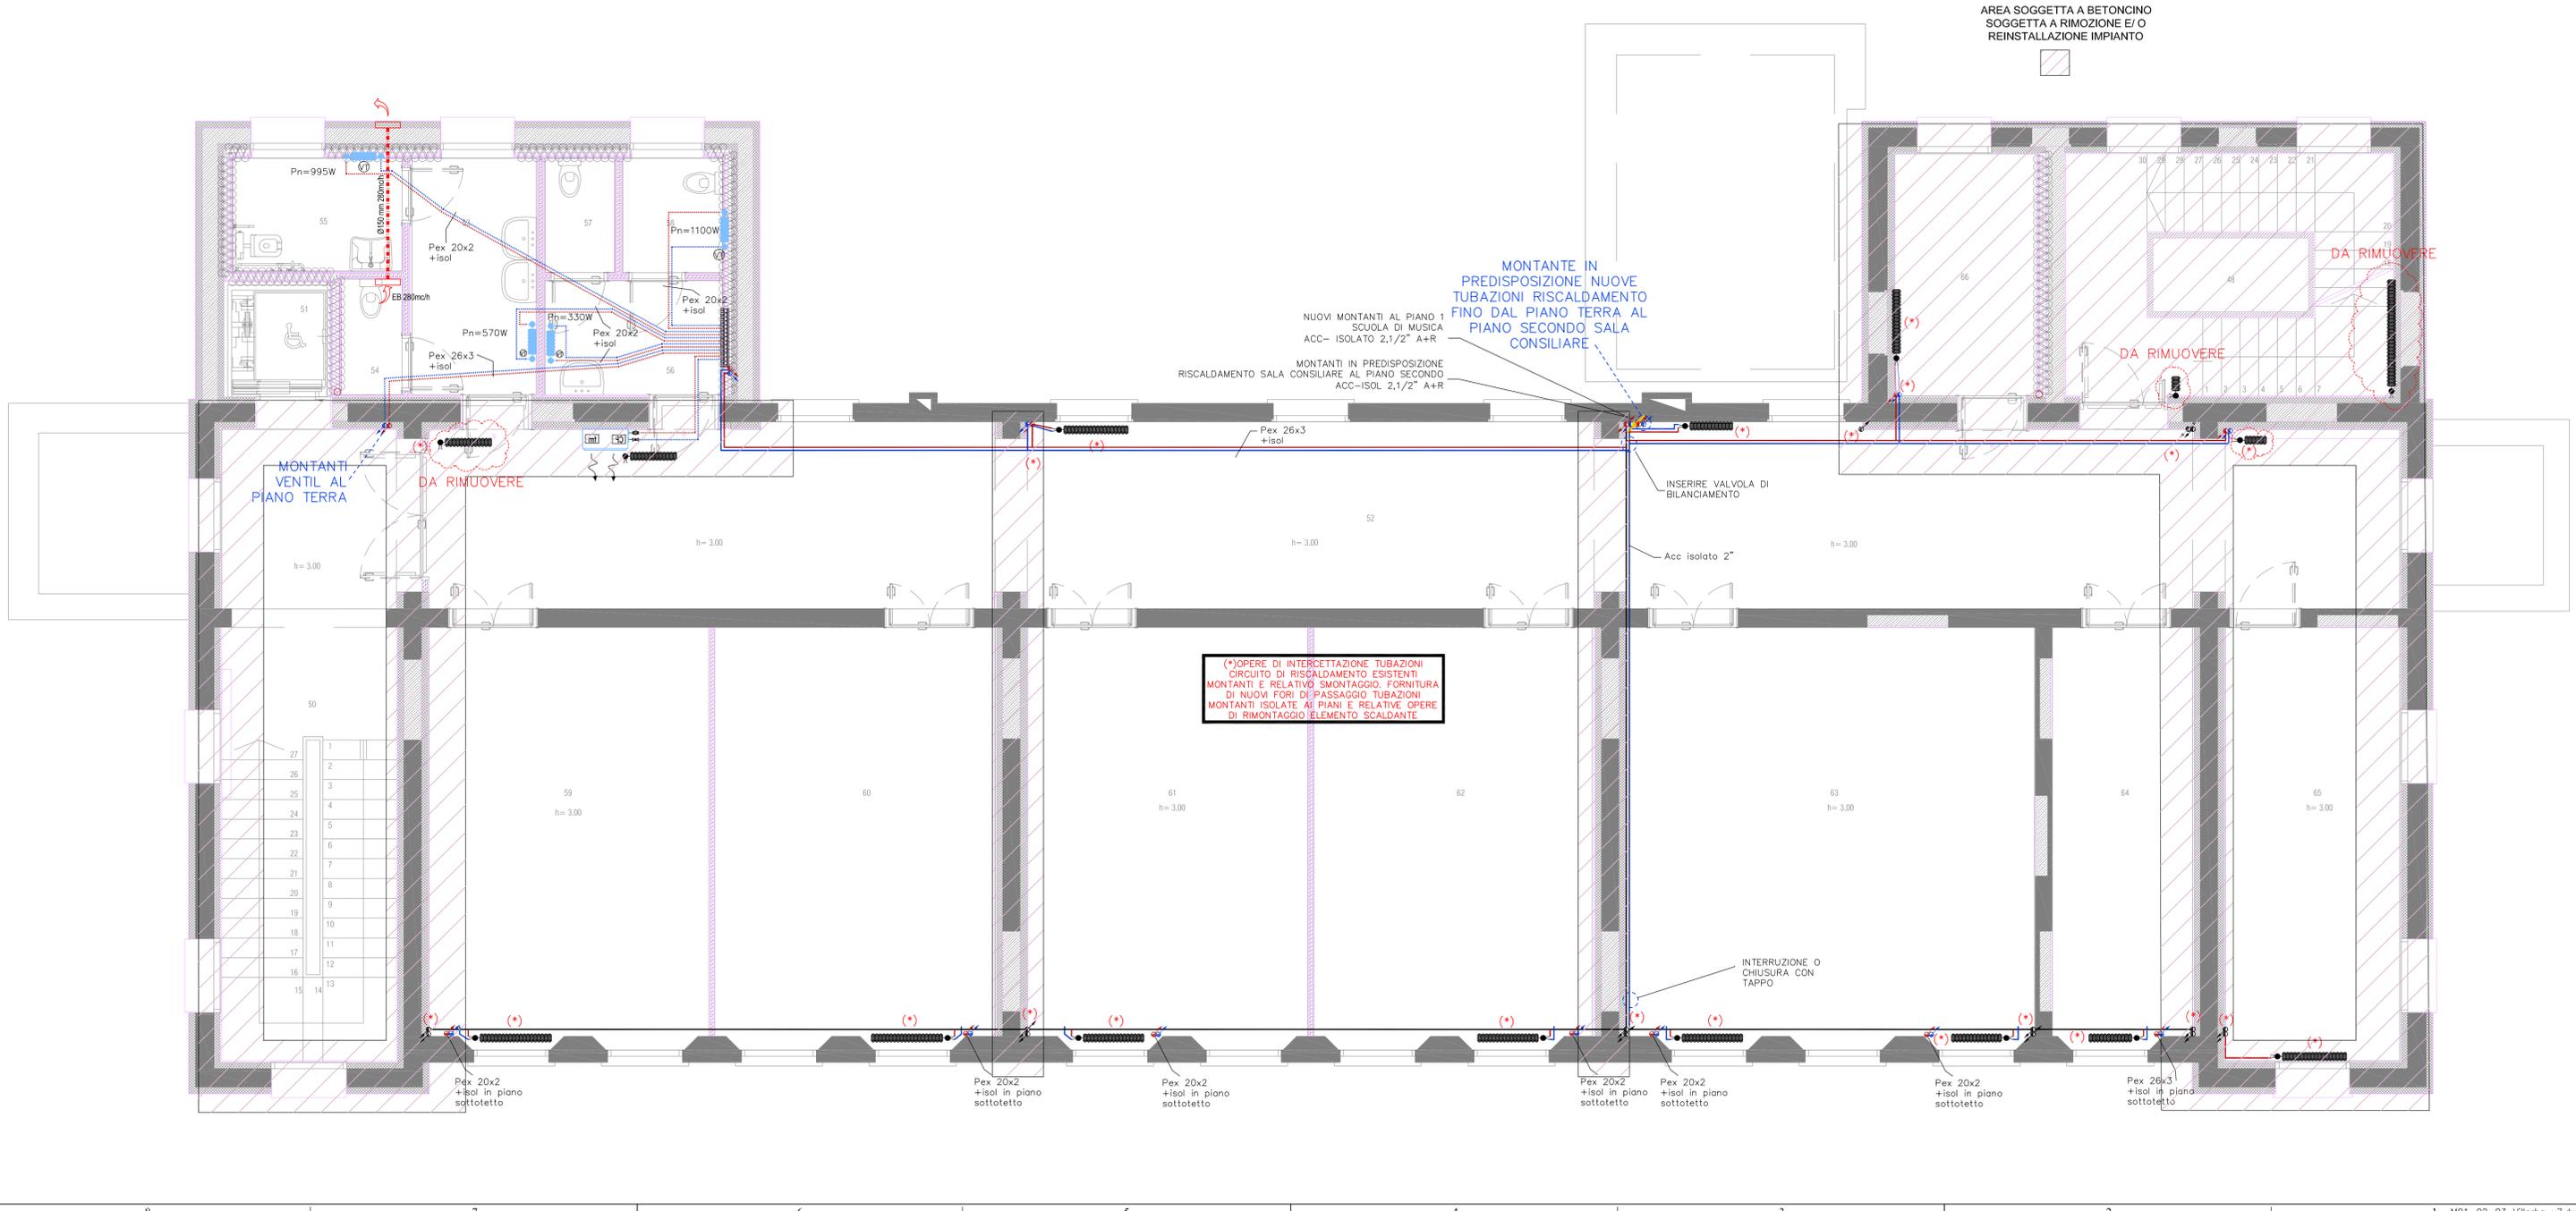

(\*) OPERE DI intercettazione TUBAZIONI  
 CIRCUITO DI RISCALDAMENTO ESISTENTI  
 MONTANTI E RELATIVO SMONTAGGIO. FORNITURA  
 DI NUOVI FORI DI PASSAGGIO TUBAZIONI  
 MONTANTI ISOLATE AI PIANI E RELATIVE OPERE  
 DI RIMONTAGGIO ELEMENTO SCALDANTE

MONTANTI  
 VENTIL AL  
 PIANO TERRA

MONTANTE IN  
 PREDISPOSIZIONE NUOVE  
 TUBAZIONI RISCALDAMENTO  
 FINO DAL PIANO TERRA AL  
 PIANO SECONDO SALA  
 CONSILIARE

NUOVI MONTANTI AL PIANO 1  
 SCUOLA DI MUSICA  
 ACC- ISOLATO 2,1/2" A+R

MONTANTI IN PREDISPOSIZIONE  
 RISCALDAMENTO SALA CONSILIARE AL PIANO SECONDO  
 ACC-ISOL 2,1/2" A+R

INSERIRE VALVOLA DI  
 BILANCIAMENTO

Acc isolato 2"

INTERRUZIONE O  
 CHIUSURA CON  
 TAPPO

Pex 20x2  
 +isol in piano  
 sottotetto

Pex 26x3  
 +isol in piano  
 sottotetto