


R.T.P. con capogruppo  
 arch. REGGIONDA MASSIMO A.  
 viale Marconi 38  
 33170 - Pordenone  
 Tel. 0434.521175  
 info@rediponda.it

ing. BUSETTO MICHELE  
 arch. DELL'INCISO CRISTINA  
 arch. MAZZA ISABELLA  
 arch. ZENI STEFANIA  
 P.I. ZILLE DAVIDE



LAVORI DI MIGLIORAMENTO SISMICO DELL'EX SCUOLA "L. PASTRO"

PROGETTO ESECUTIVO IMPIANTO IDRICO SANITARIO: PIANTA PIANO INTERRATO P-1 scala 1:100

IL CALCOLATORE DEGLI IMPIANTI  
 P.I. DAVIDE ZILLE

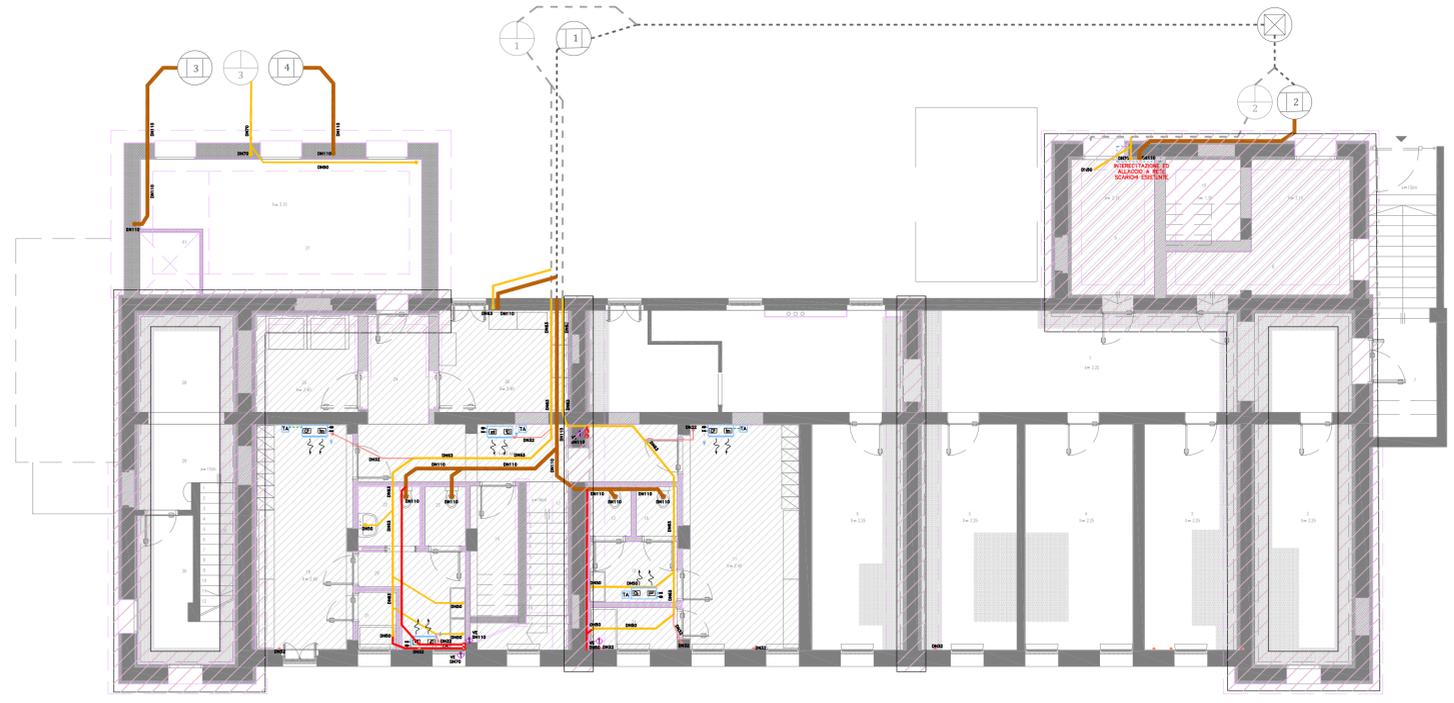

AREA SOGGETTA A BETONCINO  
 SOGGETTA A RIMOZIONE E/ O  
 REINSTALLAZIONE IMPIANTO

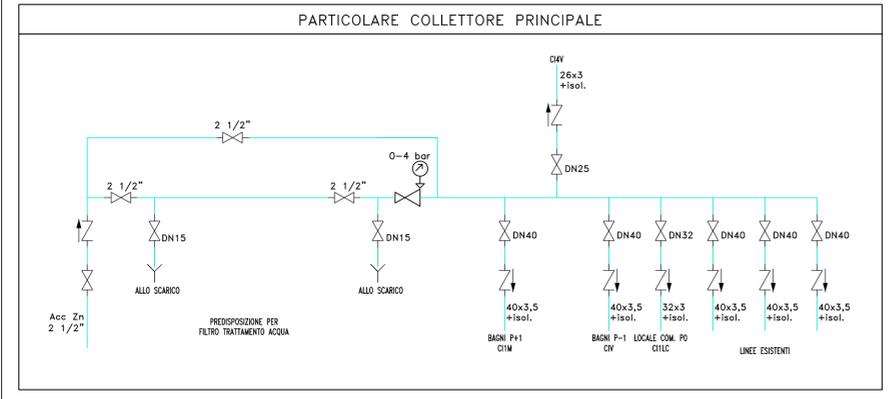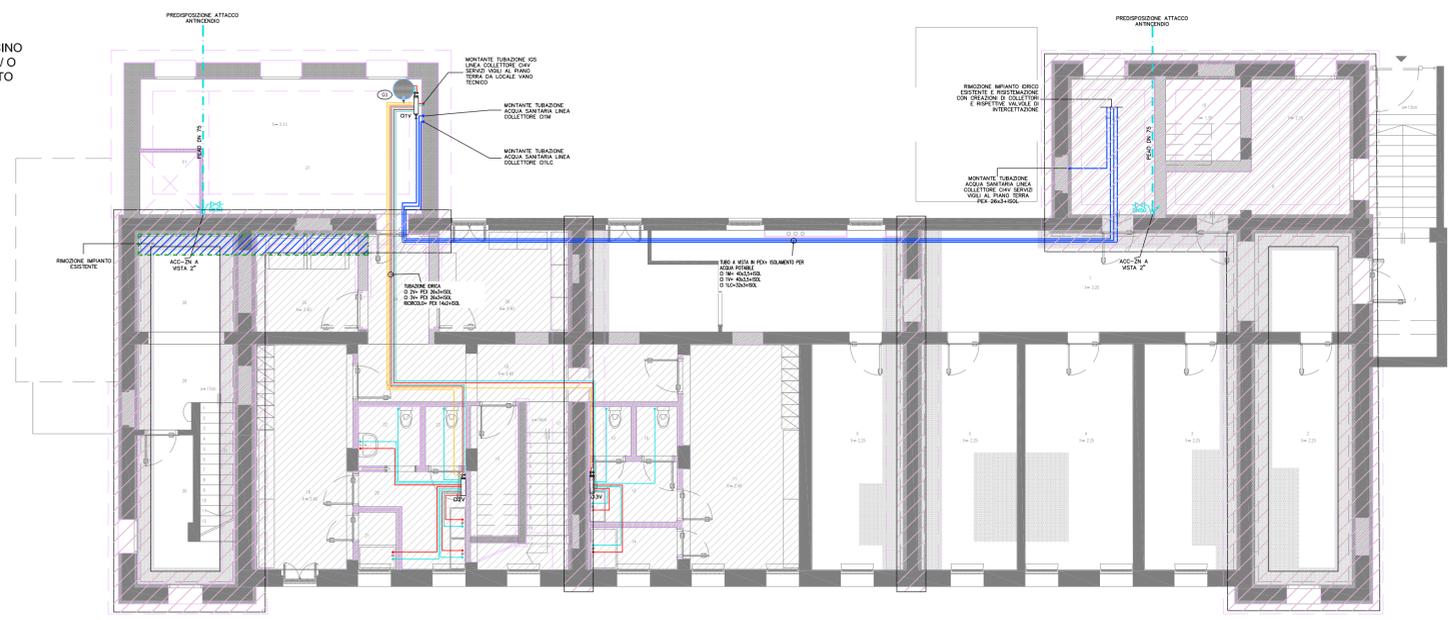

AREA SOGGETTA A BETONCINO  
 SOGGETTA A RIMOZIONE E/ O  
 REINSTALLAZIONE IMPIANTO

**LEGENDA IMPIANTO DI SCARICO**

	SCARICO ACQUE NERE IN POLIETILENE AD ALTA DENSITA' SILENZIATO
	SCARICO ACQUE GRIGIE IN POLIETILENE AD ALTA DENSITA' SILENZIATO
	PREDISPOSIZIONE SCARICO AD ALTA DENSITA' SILENZIATO PER CONDIZIONAMENTO
	VENTILAZIONE TUBAZIONI IN POLIETILENE AD ALTA DENSITA'
	TUBAZIONI MONTANTI/DISCENDENTI

**LEGENDA IMPIANTO IDRICO-SANITARIO**

	COLLETTORE IGIENICO SANITARIO CON VALVOLE DI SEZIONAMENTO
	TUBAZIONE ADDUZIONE ACQUA DA GRUPPO DI MISURA ACQUA SANITARIA
	ACQUA CALDA
	ACQUA FREDDA
	SCALDA ACQUA ELETTRICO DA 15LT
	SCALDA ACQUA ELETTRICO DA 30LT
	SCALDA ACQUA A POMPA DI CALORE DA 300LT, CLASSE A (VEDI PARTICOLARE)

