
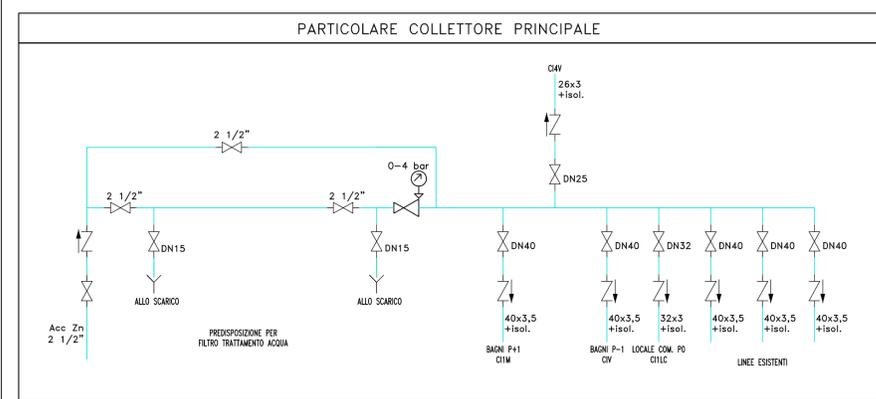
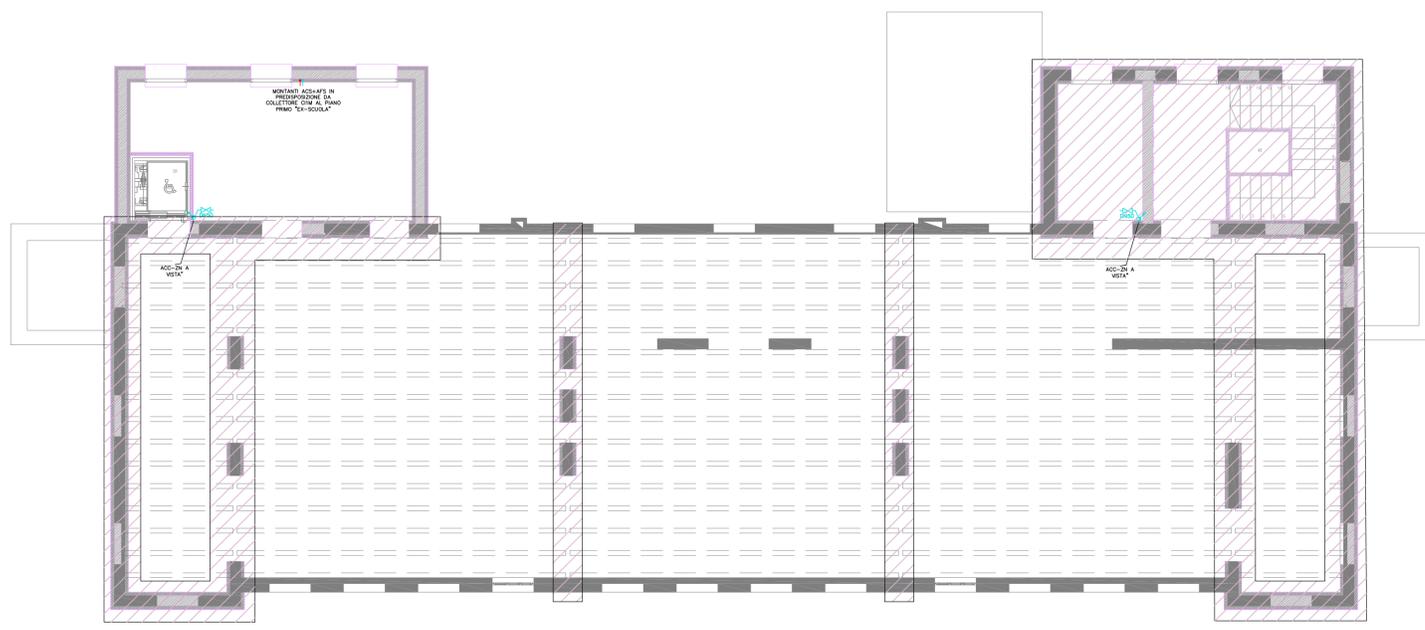


R.T.P. con capogruppo  
 arch. REDIGONDA MASSIMO A.  
 viale Marconi 38  
 33170 - Fontanafredda  
 Tel. 0434.521175  
 info@redigonda.it  
 Ing. BUSETO MICHELE  
 arch. DELL'ACQUO CRISTINA  
 arch. MAZZA ISABELLA  
 arch. ZENI STEFANIA  
 s.r.l. ZILLE DAVIDE

LAVORI DI MIGLIORAMENTO SISMICO DELL'EX SCUOLA "L. PASTRO"

PROGETTO ESECUTIVO IMPIANTO IDRICO SANITARIO: PIANTA PIANO SECONDO P2 scala 1:100

IL CALCOLATORE DEGLI IMPIANTI  
 P.I. DAVIDE ZILLE

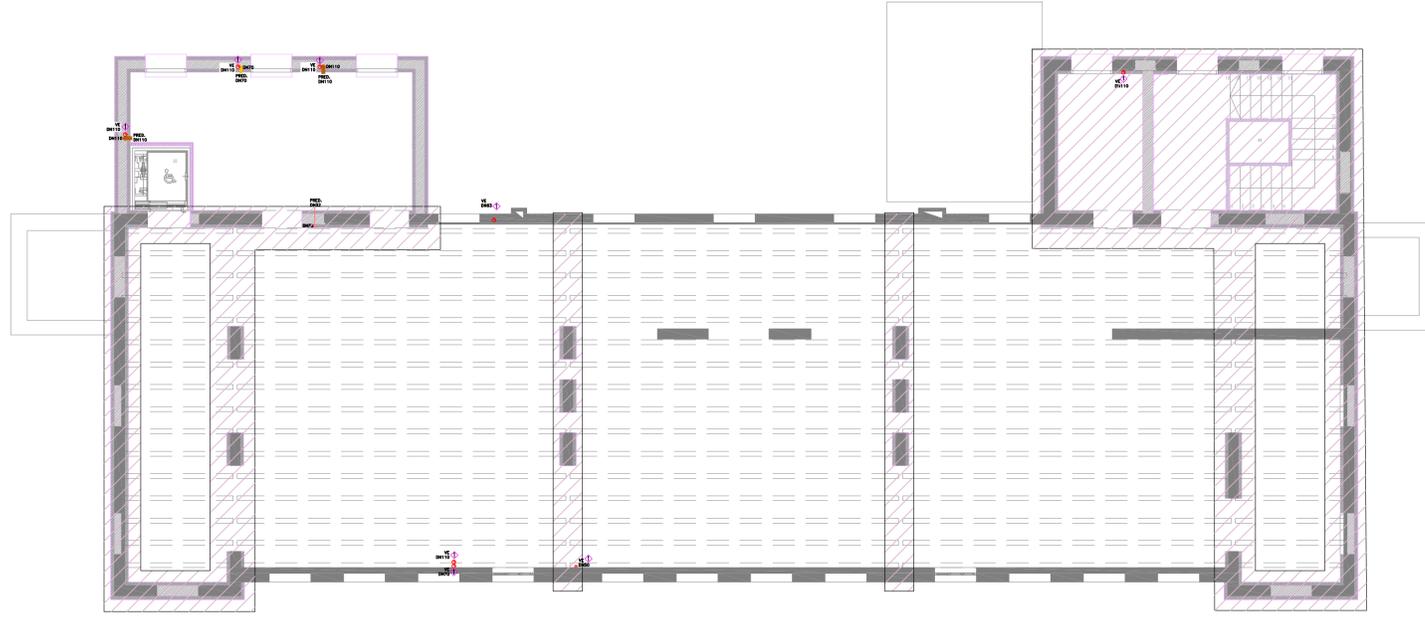

AREA SOGGETTA A BETONCINO  
 SOGGETTA A RIMOZIONE E/O  
 REINSTALLAZIONE IMPIANTO

LEGENDA IMPIANTO DI SCARICO	
	SCARICO ACQUE NERE IN POLIETILENE AD ALTA DENSITA' SILENZIATO
	SCARICO ACQUE GRIGIE IN POLIETILENE AD ALTA DENSITA' SILENZIATO
	PREDISPOSIZIONE SCARICO AD ALTA DENSITA' SILENZIATO PER CONDIZIONAMENTO
	VENTILAZIONE TUBAZIONI IN POLIETILENE AD ALTA DENSITA'
	TUBAZIONI MONTANTI/DISCENDENTI

LEGENDA IMPIANTO IDRICO-SANITARIO	
	COLLETTORE IGIENICO SANITARIO CON VALVOLE DI SEZIONAMENTO
	TUBAZIONE ADDUZIONE ACQUA DA GRUPPO DI MISURA ACQUA SANITARIA
	ACQUA CALDA
	ACQUA FREDDA
	SCALDA ACQUA ELETTRICO DA 15LT
	SCALDA ACQUA ELETTRICO DA 30LT
	SCALDA ACQUA A POMPA DI CALORE DA 300LT, CLASSE A (VEDI PARTICOLARE)

