


LEGENDA – IMPIANTO ELETTRICO

	GRUPPO DI MISURA ENEL (ESISTENTE)		PUNTO CHIAMATA S-R DISABILI
	POZZETTO (~ = ENERGIA, TP = TELEFONO)		PULSANTE A TIRANTE 12V
	QUADRO ELETTRICO CON INDICAZIONE ALFANUMERICA (NUOVO)		ALLACCIAMENTO ELETTRICO A UTILIZZATORE
	QUADRO ELETTRICO CON INDICAZIONE ALFANUMERICA (ESISTENTE)		PUNTO PRESA TIPO BIPASSO 10/16A INTERBLOCCATA PER ASCIUGAMANI
	QUADRO ELETTRICO CON INDICAZIONE ALFANUMERICA (PREDISPOSIZIONE)		SENSORE ACCENSIONE LUCI SERVIZI/WC
	CONDUTTRURA MONTANTE IN SALITA		PUNTO PRESA PER COLLEGAMENTO ALLA RETE DATI
	CONDUTTRURA MONTANTE IN DISCESA		NODO EQUIPOTENZIALE (EOP = PRINCIPALE, EQS = SECONDARIO)
	CORPO ILLUMINANTE A SOFFITTO		PUNTO PULSANTE MANUALE ANTINCENDIO ESISTENTE
	CORPO ILLUMINANTE TIPO APPLIQUE		PUNTO PRESA TIPO BIPASSO 10/16A
	CORPO ILLUMINANTE A 2 TUBI A LED IP		PUNTO PRESA TIPO UNEL 10/16A
	CORPO ILLUMINANTE A TUBO A LED IP		PUNTO PRESA TIPO BIPASSO 10/16A INTERBLOCCATA
	APPARECCHIO PER ILLUMINAZIONE DI SICUREZZA		CASSETTA DI DERIVAZIONE AD INCASSO PER IMPIANTO ELETTRICO
	PUNTO COMANDO A PULSANTE		CASSETTA DI DERIVAZIONE A VISTA PER IMPIANTO ELETTRICO
	PUNTO COMANDO INTERROTTTO		CONDUTTURE SOTTOTRACCIA IMP. ELETTRICO CONDUTTURE SOTTOTRACCIA IMP. TELEFONIA
	PUNTO COMANDO DEVIATO		CONDUTTURE A VISTA PER IMPIANTO ELETTRICO
	ALLACCIAMENTO ELETTRICO CON INDICATO L'UTILIZZATORE ASSERVITO		CONDUTTRURA IN CANALE PER IMPIANTO ELETTRICO

SCHEMA DI COLLEGAMENTO PER DISPOSITIVO CHIAMATA DISABILI

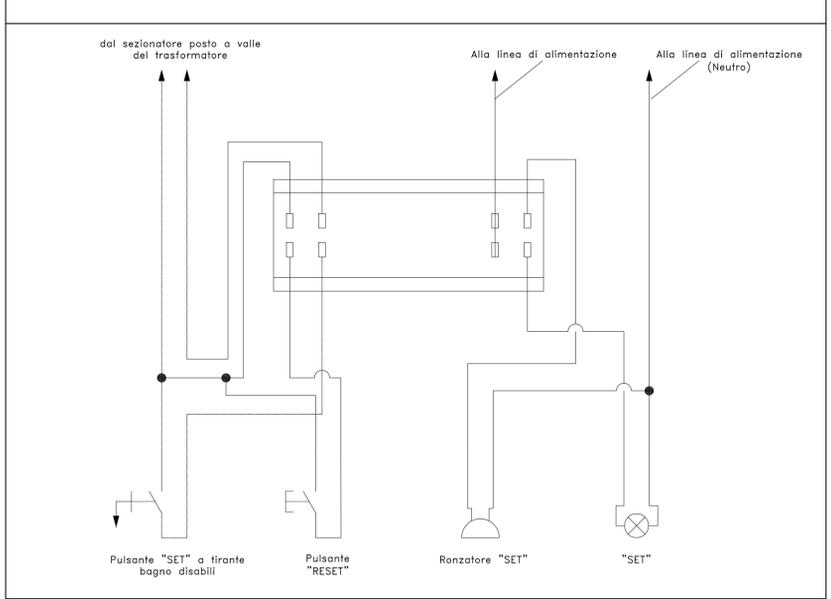

LEGENDA



R.T.P. con capogruppo  
 arch. REDIGONDA MASSIMO A.  
 viale Marconi 38  
 33170 - Portogruaro  
 Tel. 0434.521175  
 info@redigonda.it  
 Ing. BUSSETTO MICHELE  
 arch. MAZZA ISABELLA  
 arch. ZEN STEFANIA  
 P.I. ZILLE DAVIDE

COMUNE DI VILLORBA  
 LAVORI DI MIGLIORAMENTO SISMICO DELL'EX SCUOLA "L. PASTRO"  
 IMPIANTO ELETTRICO: PIANTE PIANO INTERRATO P-1  
 scala 1:50

IL CALCOLATORE DEGLI IMPIANTI  
 P.I. DAVIDE ZILLE

