



PIANTA PIANO RIALZATO
1/100

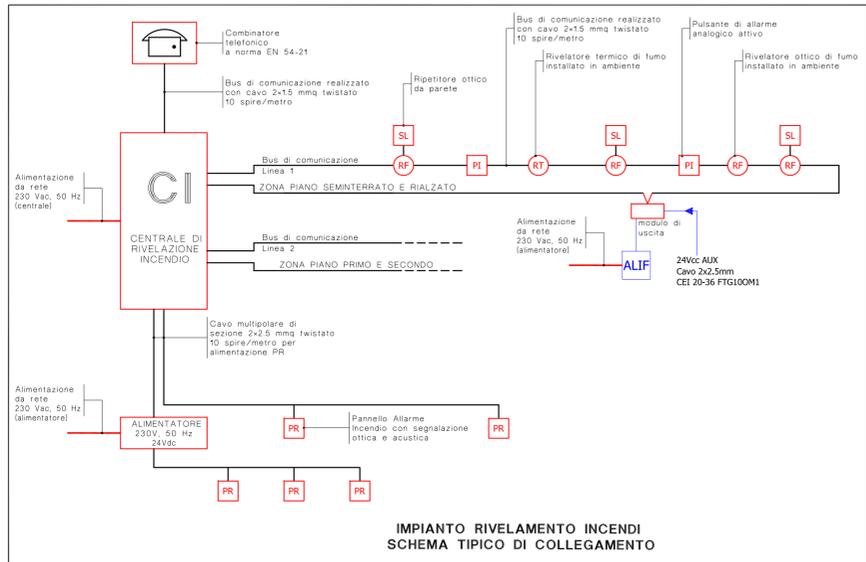

IMPIANTO RIVELAMENTO INCENDI
SCHEMA TIPICO DI COLLEGAMENTO

LEGENDA	
SIMBOLO	DESCRIZIONE
CI	CI = Centrale di rivelazione fumo e allarme incendio omologata e certificata UNI EN 54-2
ALI	ALI = Alimentatore di rivelazione fumo e allarme incendio omologato e certificato UNI EN 54-2
ALIF	ALIF = Alimentatore per apertura finestre archivio
PR	Pulsante ottico-acustico dotato di dicitura "allarme incendio", omologato e certificato a norma EN 54-3, EN 54-23, grado di protezione IP40, livello acustico 90 dB(A) ad un metro, installato ad altezza compresa tra 2,00m e 2,50m da pavimento finito.
PI	Pulsante di allarme incendio manuale a rottura di vetro, indirizzato, omologato e certificato a norma EN 54-11, grado di protezione IP44, completo di isolatore di linea, dotato di cartello di segnalazione secondo norma UNI 7946-10, installato ad altezza compresa tra 1,00m e 1,60m da pavimento finito, protetto contro gli urti meccanici.
RF	Rilevatore ottico (RF) analogico indirizzato omologato e certificato EN 54-7, completo di base dotata di isolatore di linea, installato a soffitto con distanza compresa tra 3-7cm per altezza del locale <=6m, distanza compresa tra 7 e 25cm per altezza del locale tra 6m e 8m.
RT	Rilevatore termovolumetrico analogico indirizzato omologato e certificato EN 54-5, completo di base dotata di isolatore di linea, installato a soffitto.
RF	Rilevatore ottico (RF) analogico indirizzato omologato e certificato EN 54-7, completo di base dotata di isolatore di linea, installato a soffitto con distanza compresa tra 3-7cm per altezza del locale <=6m, distanza compresa tra 7 e 25cm per altezza del locale tra 6m e 8m. Installazione all'interno del controsoffitto.
MA	Elettromagnete per trattenere in posizione di aperto le porte tagliafuoco
SL	Ripetitore ottico d'allarme per rivelatori dentro i locali.

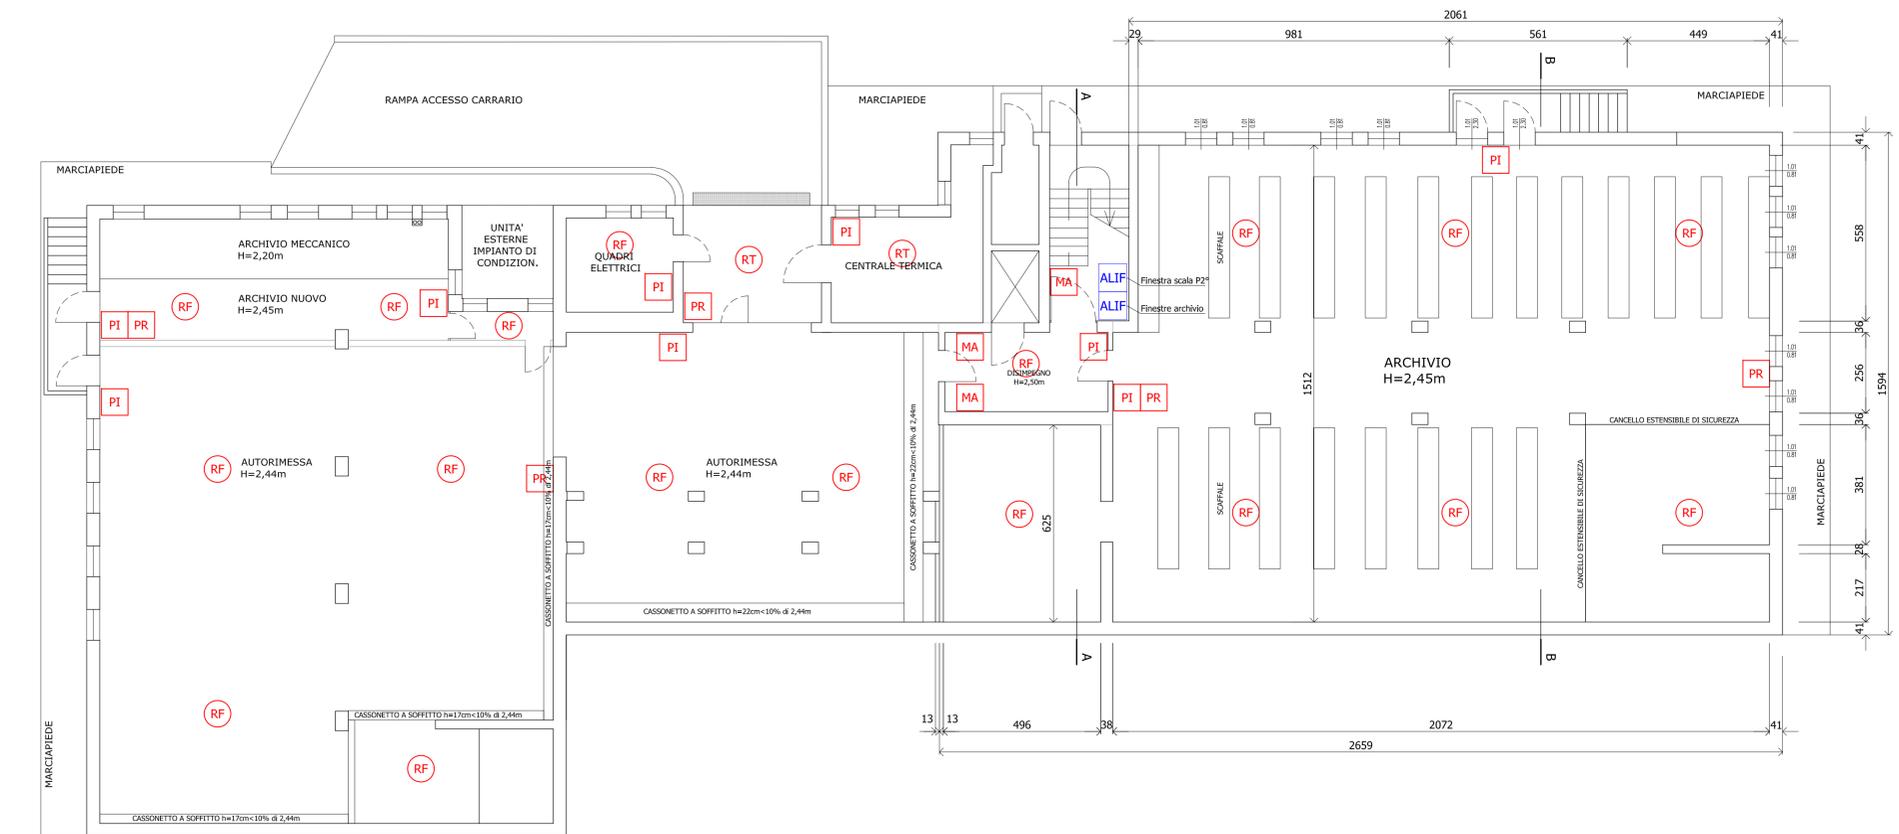

PIANTA PIANO SEMINTERRATO
1/100

GREGGIO - DONA' & C. SOCIETA' DI INGEGNERIA S.R.L. VIALE DELLA REPUBBLICA, 253/E TREVISO TEL. 0422 543961/FAX 420060 e-mail: greggiodona@tin.it	COMMITTENTE COMUNE DI VILLORBA Piazza Umberto I°, 19 - 31020 VILLORBA (TV)	PROVINCIA TREVISO
	OGGETTO ARCHIVIO SEDE COMUNALE PIANTE PIANO SEMINTERRATO E RIALZATO IMPIANTO DI RIVELAZIONE ED ALLARME INCENDIO	COMUNE VILLORBA
DATA GEN/2019	SCALE 1:100	DISEGNATO E1